


**LEYENDA FONTANERIA**


	VÁLVULA DE PASO DE ESFERA	AFS	
	VÁLVULA ANTIRETORNO RESORTE	ACS	
	VÁLVULA REGULACIÓN DE PRESIÓN	ACS RETORNO	
	VÁLVULA DE TRES VÍAS CON SENSOR DE T°	IMPULSIÓN CAPTACIÓN SOLAR	
	REDUCTOR DIÁMETRO	IMPULSIÓN SUELO RADIANTE	
	GRIFO O TOMA DE AGUA	RETORNO CAPTACIÓN SOLAR	
	GRIFO MEZCLADOR	RETORNO SUELO RADIANTE	
	FILTRO	IMPULSIÓN AEROTERMIA	
	VÁLVULA REDUCTORA DE PRESIÓN	RETORNO AEROTERMIA	
	ELECTROVÁLVULA (SEÑAL DE INUNDACIÓN)		

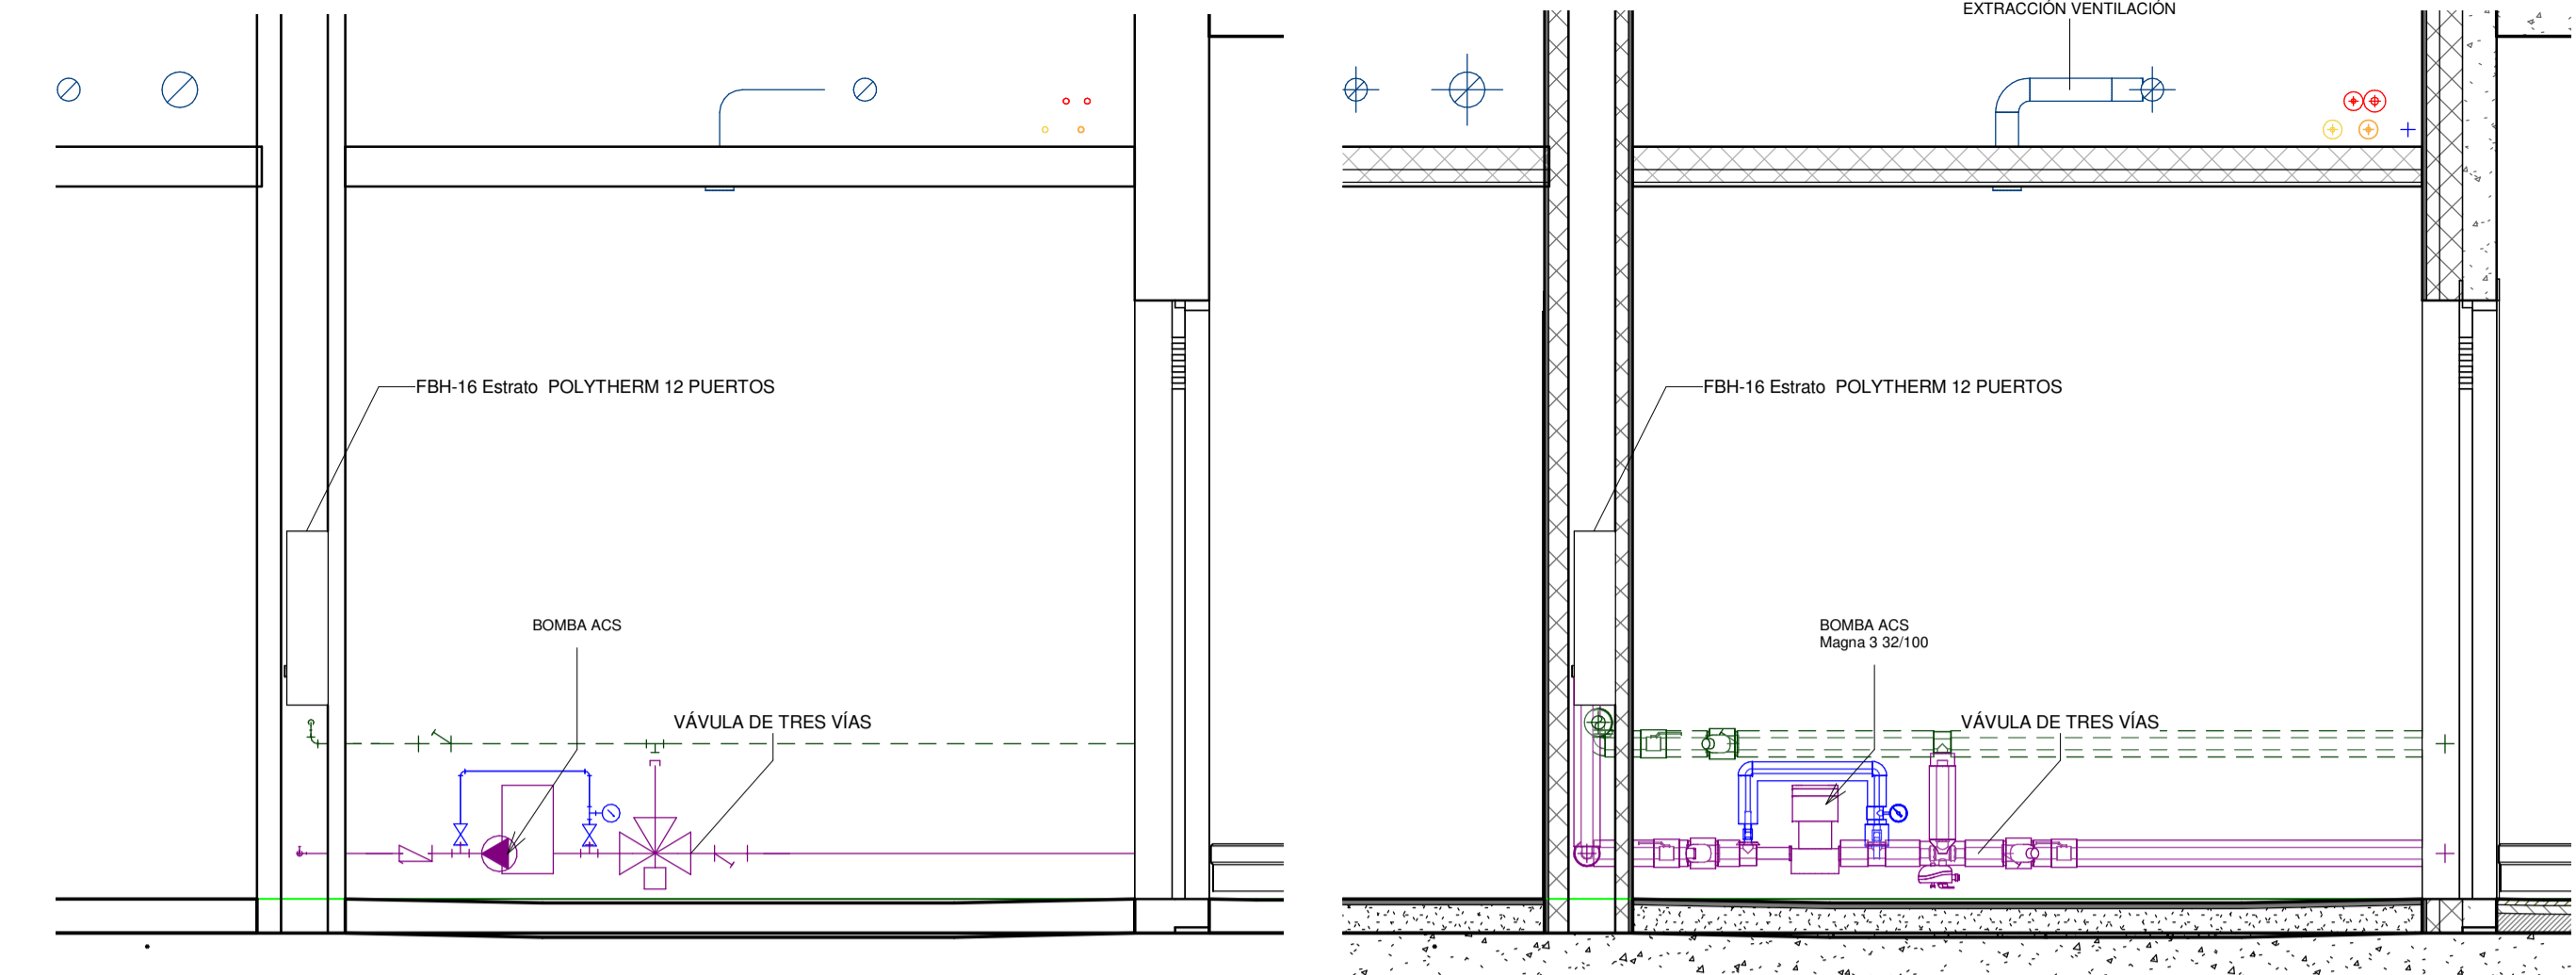


LEYENDA FONTANERIA  
Escala 1:15

3 SECCIÓN 2 IMPULSIÓN Y RETORNO SUELO RADIANTE  
Escala 1:25


4 SECCIÓN 2 IMPULSIÓN Y RETORNO SUELO RADIANTE DETALLE ALTO  
Escala 1:25

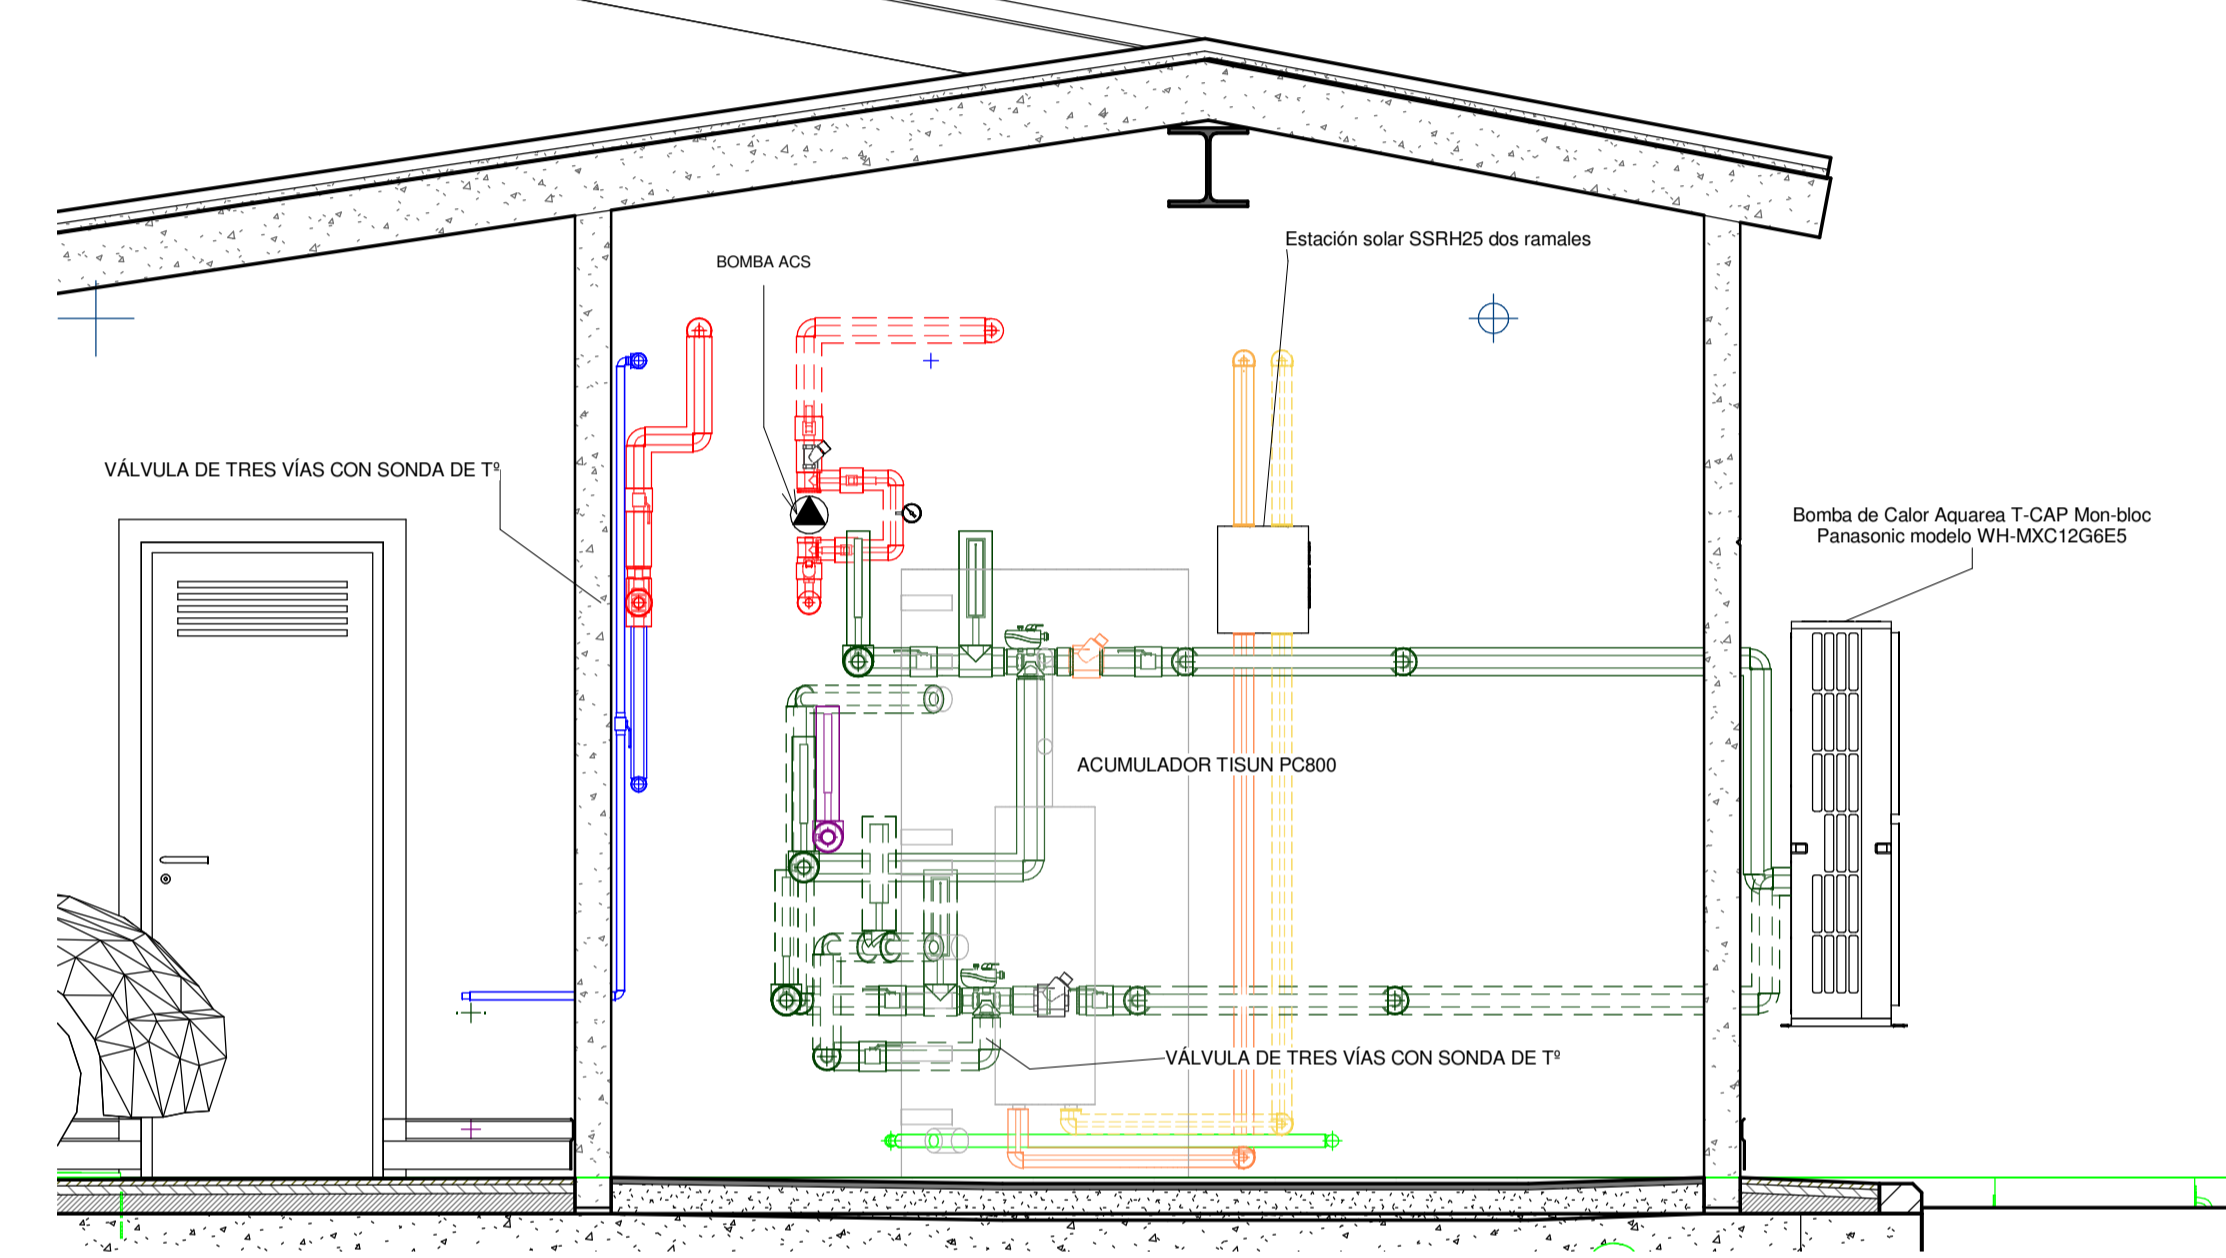

5 SECCIÓN 1 SALA MAQUINAS DETALLE ALTO  
Escala 1:25

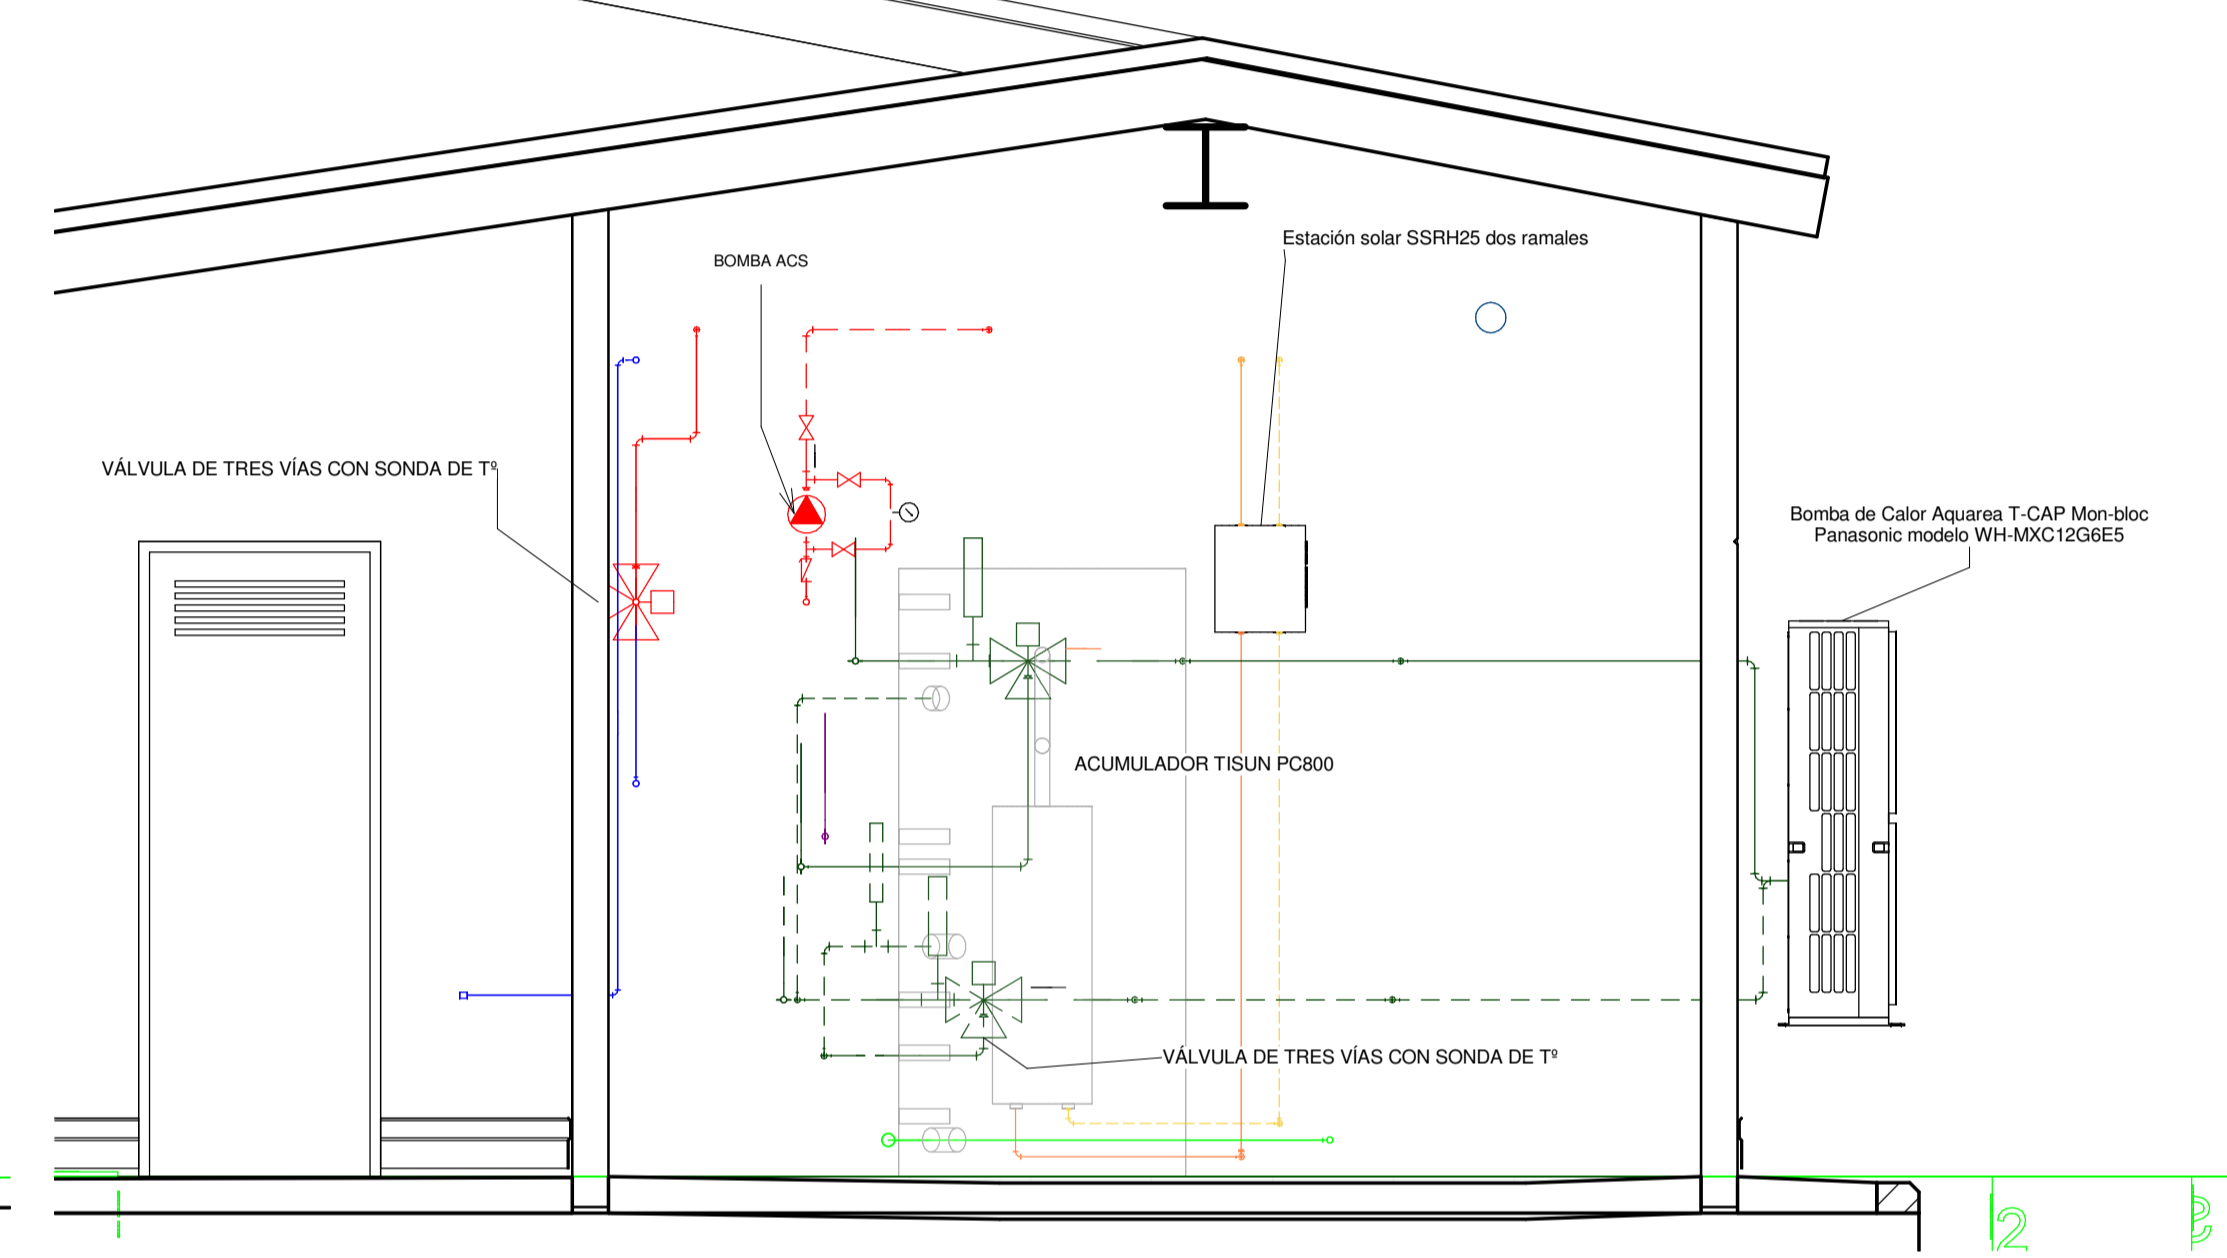

2 SECCIÓN 1 SALA MAQUINAS  
Escala 1:25

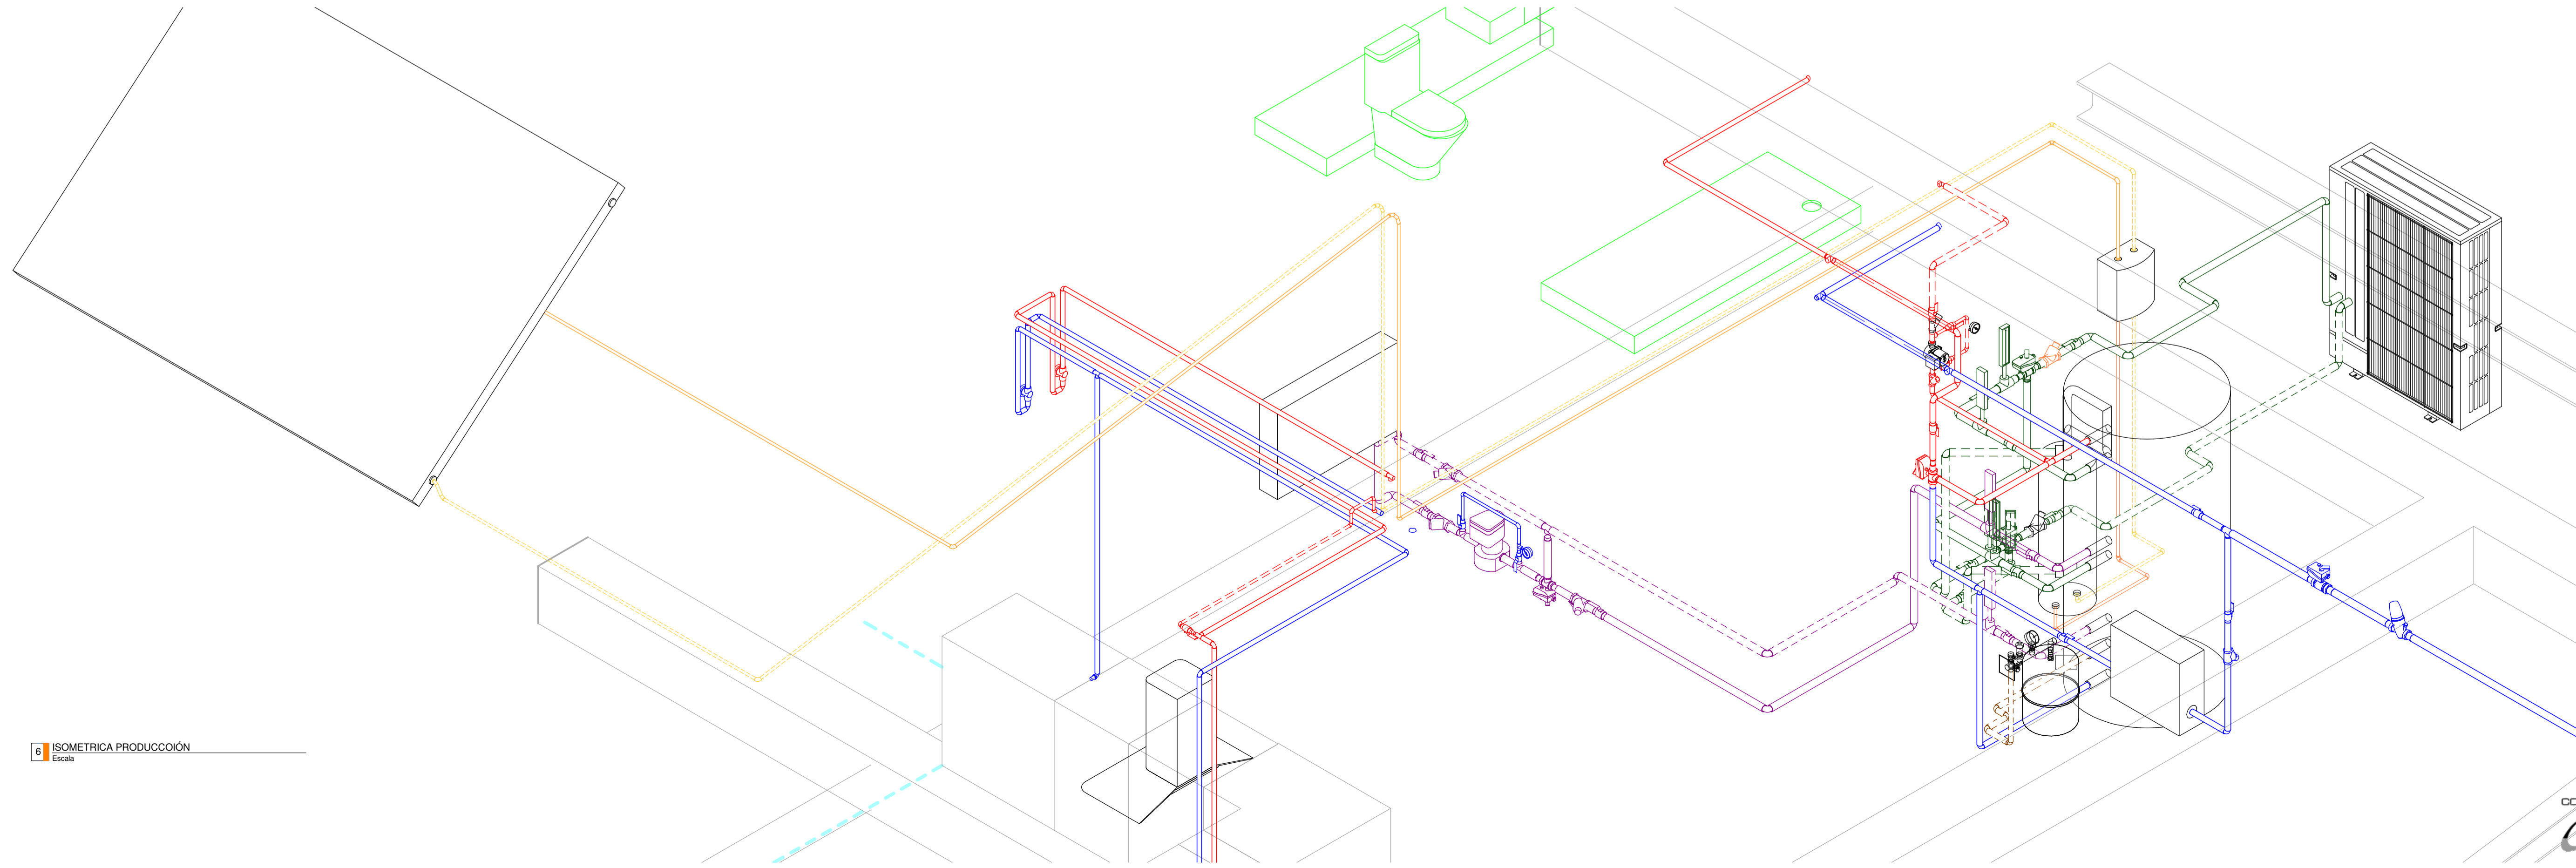

6 ISOMETRICA PRODUCCIÓN  
Escala